


ORIENTACJA

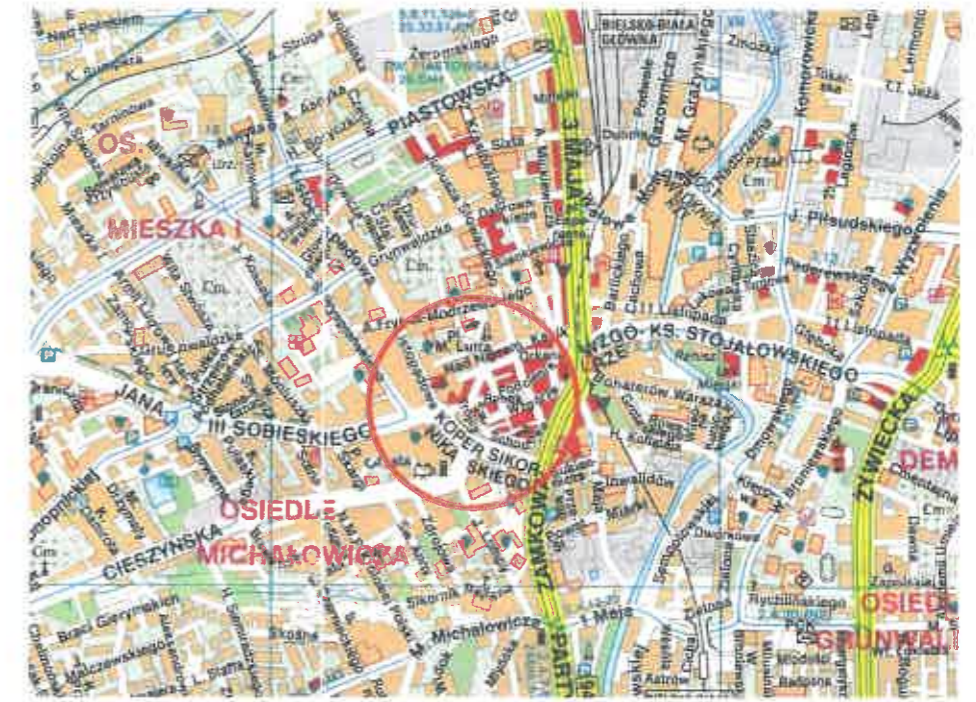

LEGENDA :

- proj. przyłączy ciepłownicze preizolowane 2x DN40/110mm L=2,00m
- S-1 proj. preizolowana armatura odcinająca DN40/110mm

ISTNIEJĄCE UZBROJENIE :

- g istn. gazociąg
- w istn. wodociąg
- ks istn. kanalizacja sanitarna
- kd istn. kanalizacja deszczowa
- t istn. kanalizacja teletechniczna
- eNN istn. kabel energetyczny NN
- c istn. sieć ciepła preizolowana

Projekt sporządzono na aktualnej mapie zasadniczej z zasobów geodezyjnych Wydziału Geodezji i Kartografii Urzędu Miejskiego w Bielsku-Białej.
 NR SEKCJI MAPY : 6.120.30.17.4.4

mgr inż. Jan PAWNUK

Investor : Przedsiębiorstwo Komunalne "THERMA" Spółka z o.o.
 43-300 Bielsko-Biała ul. Michała Grażyńskiego 108

Temat : Budowa przyłączy ciepłowniczego w technologii rur preizolowanych 2x DN40/110mm do budynku mieszkalno-usługowego przy ul. Jana Sobieskiego 2-4 w Bielsku-Białej.

Adres obiektu budowlanego:	Miejscowość: Bielsko-Biała	Powiat: Bielsko-Biała	Województwo: Śląskie
Faza:	PROJEKT PRZYŁĄCZA		Skala: 1 : 500
Branża:	INSTALACYJNA - SIECI CIEPLNE		Bielsko-Biała, 15.07.2022
Funkcja:	Imię, Nazwisko:	Uprawnienia/Specialność:	Podpis:
Projektant:	mgr inż. Jan PAWNUK	867/93 Katowice Instalacyjno-inżynieryjna	mgr inż. Jan PAWNUK
Nazwa rysunku:	PROJEKT ZAGOSPODAROWANIA TERENU		Rysunek nr